

COMUNE DI SALA BOLOGNESE  
PROVINCIA DI BOLOGNA

PROGETTO DEGLI INTERVENTI NECESSARI PER  
L'ADEGUAMENTO ALLE NORME ANTINCENDIO E  
COMPLEMENTARI, DELLA SCUOLA PRIMARIA DEL  
CAPOLUOGO PADULLE

COMMITTENTE:

COMUNE DI SALA BOLOGNESE  
P.zza Marconi, 1

FASE LAVORO:

PROGETTO ESECUTIVO

PROGETTAZIONE ARCHITETTONICA:

INGEGNERE MARIA LUISA TEMPESTA  
Sede legale via Francioni n. 4 40137 bologna  
tel (+39) 051 6492110 fax (+39) 051 6492112  
mobile (+39) 335 5985356  
c.f. TMP MLS 54L69G479Y P.iva 03218801201  
e-mail: marialuisa.tempesta@gmail.com  
pec: marialuisa.tempesta@ingpec.eu

PROGETTAZIONE STRUTTURE:

INGEGNERE CHIARA UTILI  
via Oreste Regnoli, 42  
40138 Bologna (BO)  
tel: 328 3241668  
e-mail: chiarautili@hotmail.com  
pec: chiara.utili@ingpec.eu  
P.IVA 03214121208

PROGETTAZIONE IMPIANTI ELETTRICI:

**PP PROEL**  
Studio Tecnico Associato  
Piergiorgio Tonelli-Grillini-Ghesini  
Progettazione, consulenze e verifiche impianti tecnologici  
Via Brini, 38 - 40128 Bologna - tel. 051-6389403 fax 051-6389404  
www.studioproel.com  
PER.IND. MARCO GRILLINI

PROGETTAZIONE IMPIANTI MECCANICI:

PER.IND. LUCA MACCHIAVELLI  
Via de Carracci, 17  
40033 Casalecchio di Reno (BO)  
tel e fax: 051 9843233  
e-mail: tecnico@studiolucamacchiavelli.com

PROGETTAZIONE ANTINCENDIO:

INGEGNERE ALESSIO AMORATI  
via A. Magenta, 7  
40128 Bologna (BO)  
tel: 051 361603  
fax: 051 379602  
e-mail: info@stacab.it

SICUREZZA:

dott. geol. FRANCESCO CEVOLI  
Via Marco Polo, 14  
40131 Bologna (BO)  
francesco.cevoli@epap.sicurezzaepap.it  
tel: 335-280693

OGGETTO DELLA TAVOLA:

PLANIMETRIA PROGETTO

DATA:

Dicembre 2014

AGG:

AGG:

AGG:

AGG:


ELABORATO:

A02

SCALA:

1:200

VIA della PACE

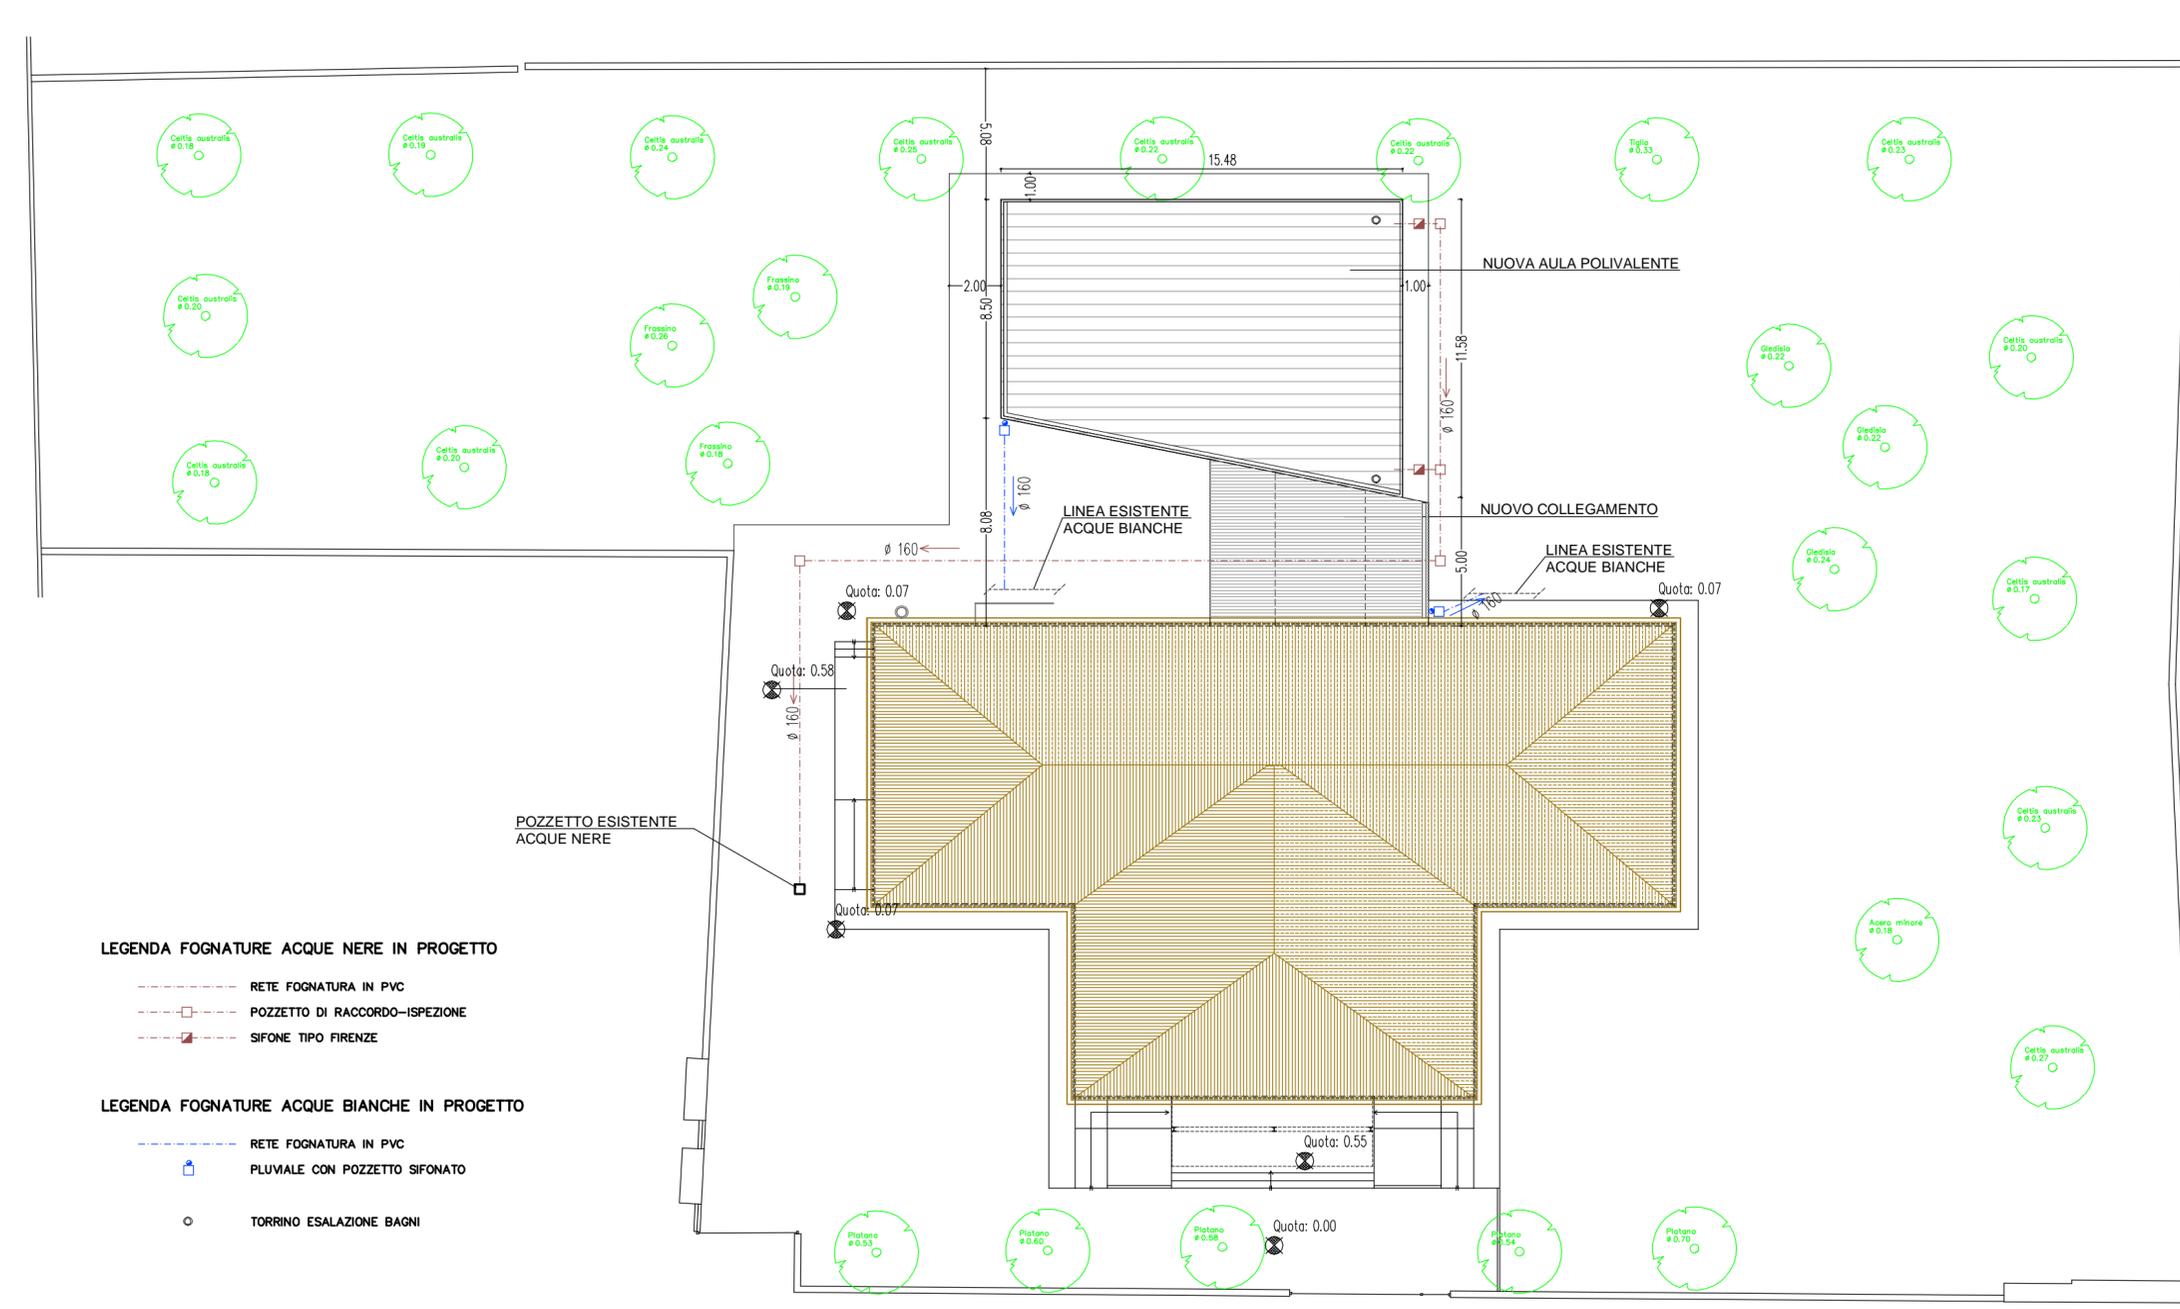

LEGENDA FOGNATURE ACQUE NERE IN PROGETTO

- RETE FOGNATURA IN PVC
- POZZETTO DI RACCORDO-ISPEZIONE
- ▬ SIFONE TIPO FIRENZE

LEGENDA FOGNATURE ACQUE BIANCHE IN PROGETTO

- RETE FOGNATURA IN PVC
- ☒ PLUVIALE CON POZZETTO SIFONATO
- TORRINO ESALAZIONE BAGNI

PROGETTO - PLANIMETRIA - SCALA 1:200