




PARTICOLARE 1 - SEZIONE VERTICALE PARETE ESTERNA

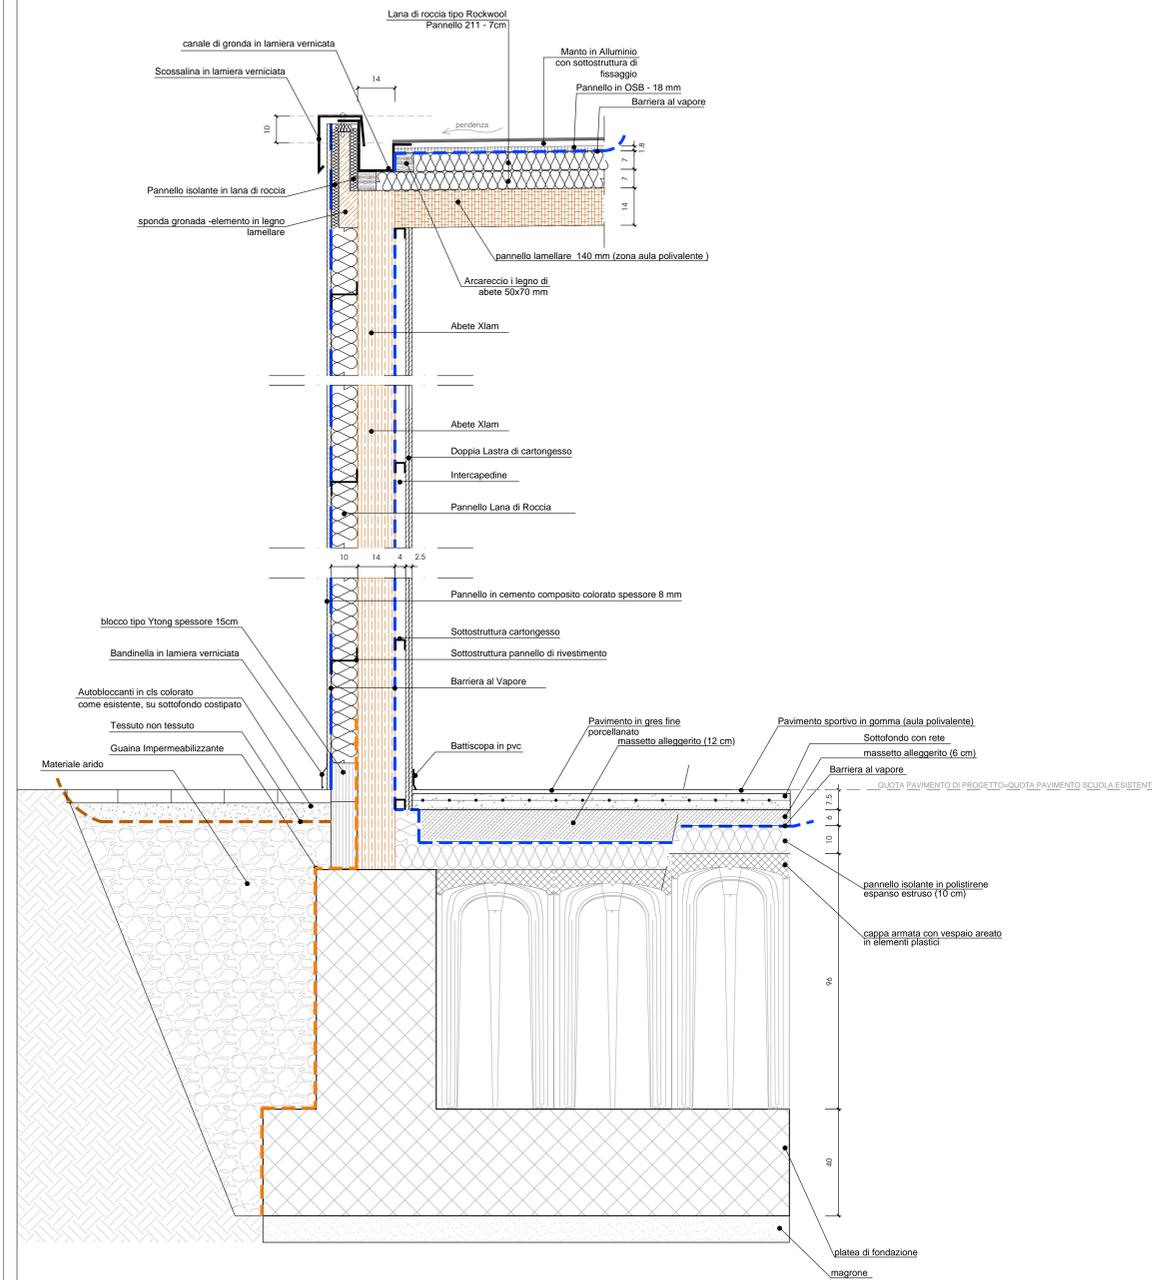


PARTICOLARE 2 - SEZIONE VERTICALE INFISSO F1

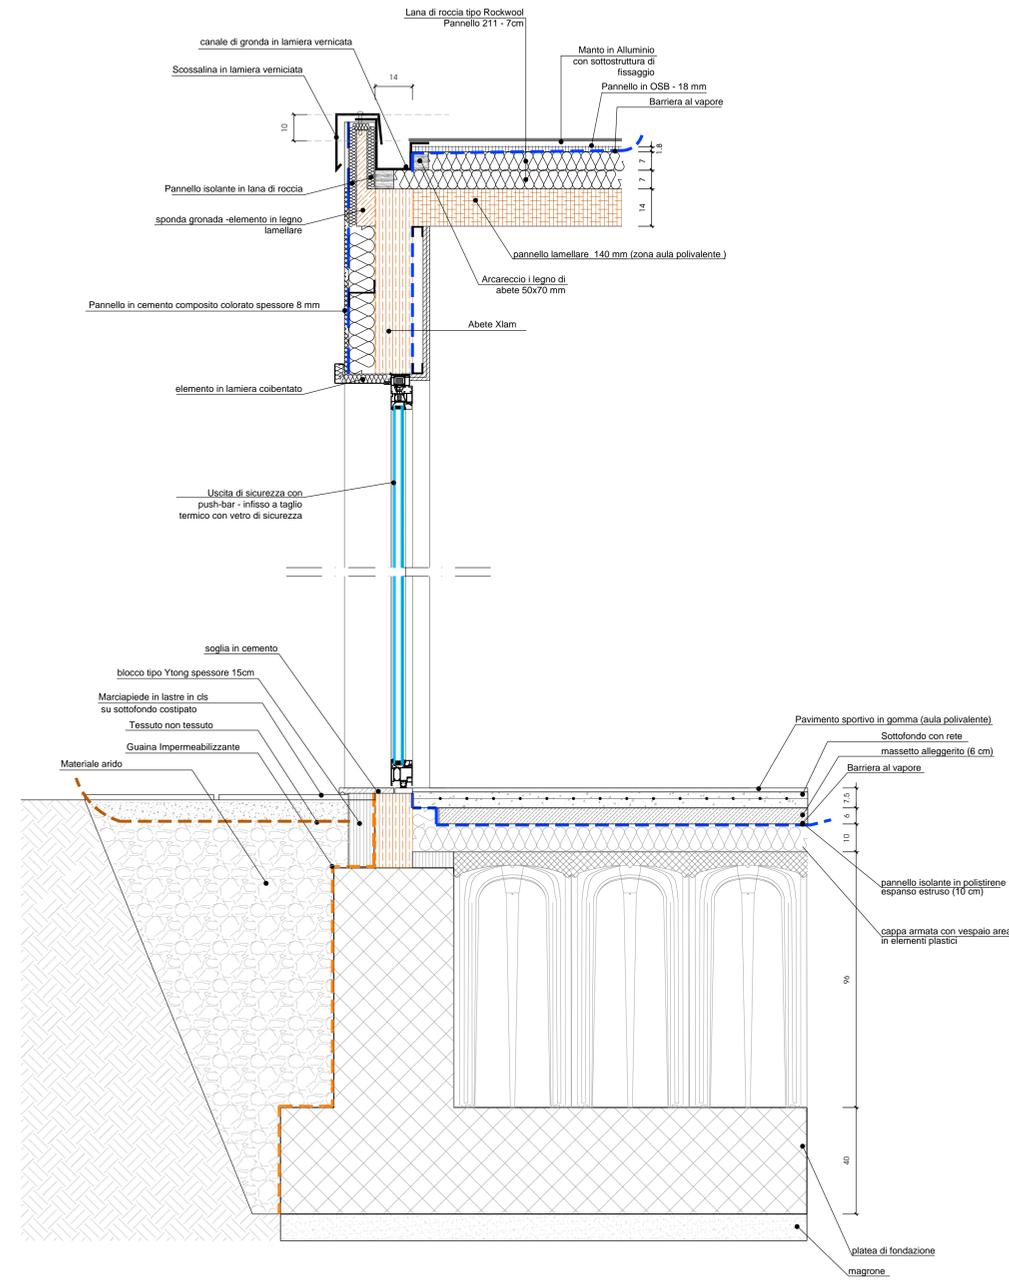


PARTICOLARE 4 GIUNTO COLLEGAMENTO-EDIFICIO ESISTENTE

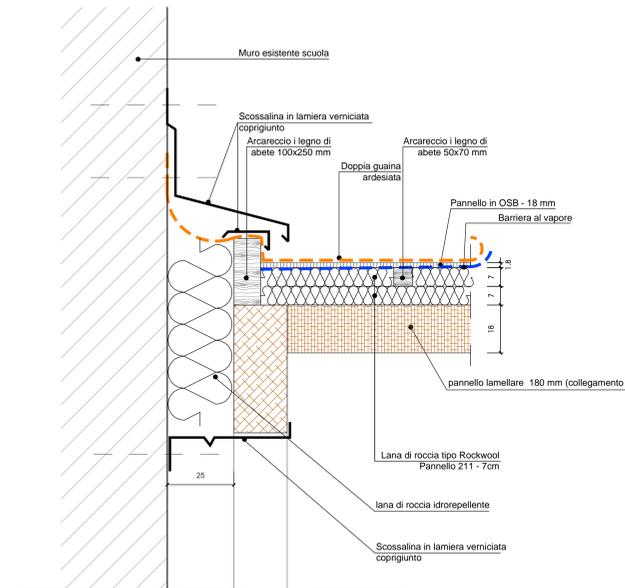

PARTICOLARE 3 - SEZIONE VERTICALE INFISSO F2-F3

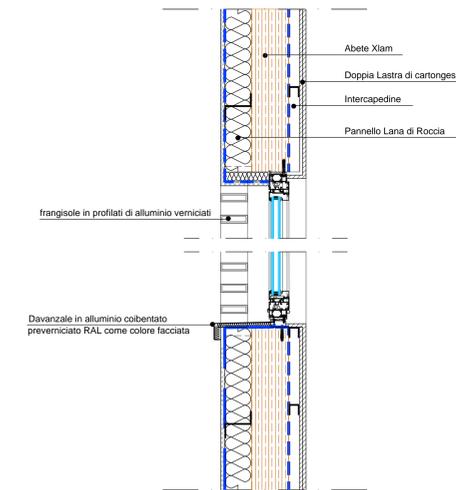

PARTICOLARE 5 NODO COPERTURA COLLEGAMENTO-NUOVO EDIFICIO

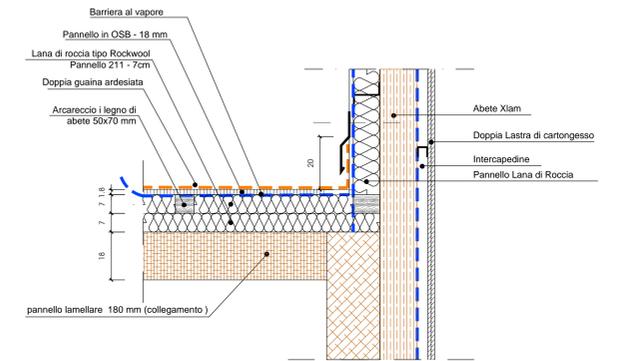

COMUNE DI SALA BOLOGNESE
PROVINCIA DI BOLOGNA

PROGETTO DEGLI INTERVENTI NECESSARI PER L'ADEGUAMENTO ALLE NORME ANTINCENDIO E COMPLEMENTARI, DELLA SCUOLA PRIMARIA DEL CAPOLUOGO PADULLE

COMITANTE COMUNE DI SALA BOLOGNESE P.zza Marconi, 1		
FASCE LAVORO PROGETTO ESECUTIVO		
PROGETTAZIONE ARCHITETTONICA INGEGNERE MARIA LUISA TEMPESTA Sede legale via Francini 14 40131 Bologna tel (+39) 051 6492110 fax (+39) 051 6492112 mobile (+39) 335 5885356 c.f. TWP ML54L060479 P.iva 03118801201 e-mail: maria.lusa.tempesta@gmail.com pec: maria.lusa.tempesta@ingpec.eu	PROGETTAZIONE STRUTTURE INGEGNERE CHIARA UTILI via Costa Regalia, 42 40138 Bologna (BO) tel. 051 3241468 e-mail: chiara.utili@hotmail.com pec: chiara.utili@ingpec.eu P.IVA 03214121208	PROGETTAZIONE IMPIANTI ELETTRICI QP PROEL Studio Tecnico Associato Progettazione, consulenza e verifica impianti tecnologici via Belfiore, 30 - 40128 Bologna - tel. 051 438401 fax 051 438404 PER INFO: MARCO GRILLINI
PROGETTAZIONE IMPIANTI MECCANICI PER.IND. LUCA MACCHIAVELLI Via de' Giardini, 17 40133 Casacchio di Reno (BO) tel (+39) 051 9845333 e-mail: tecnico@studiolumacchiavelli.com	PROGETTAZIONE ANTINCENDIO INGEGNERE ALESSIO AMORATI via A. Magenta, 7 40128 Bologna (BO) tel (+39) 051 3191033 fax 051 3195022 e-mail: info@sbacab.it	SQUREZZA dot. geol. FRANCESCO CEVOLI Via Marco Polo 14 40131 Bologna (BO) francesco.cevoli@sbacab.it tel. 335 280293

OGGETTO DELLA PAGELLA PARTICOLARI COSTRUTTIVI	DATA Dicembre 2014	ELABORATO A11
ASO		
		SCALA 1:10